




EDIFICIO IMPIANTO - SEZIONE FORZA MOTRICE  
SCALA 1:100

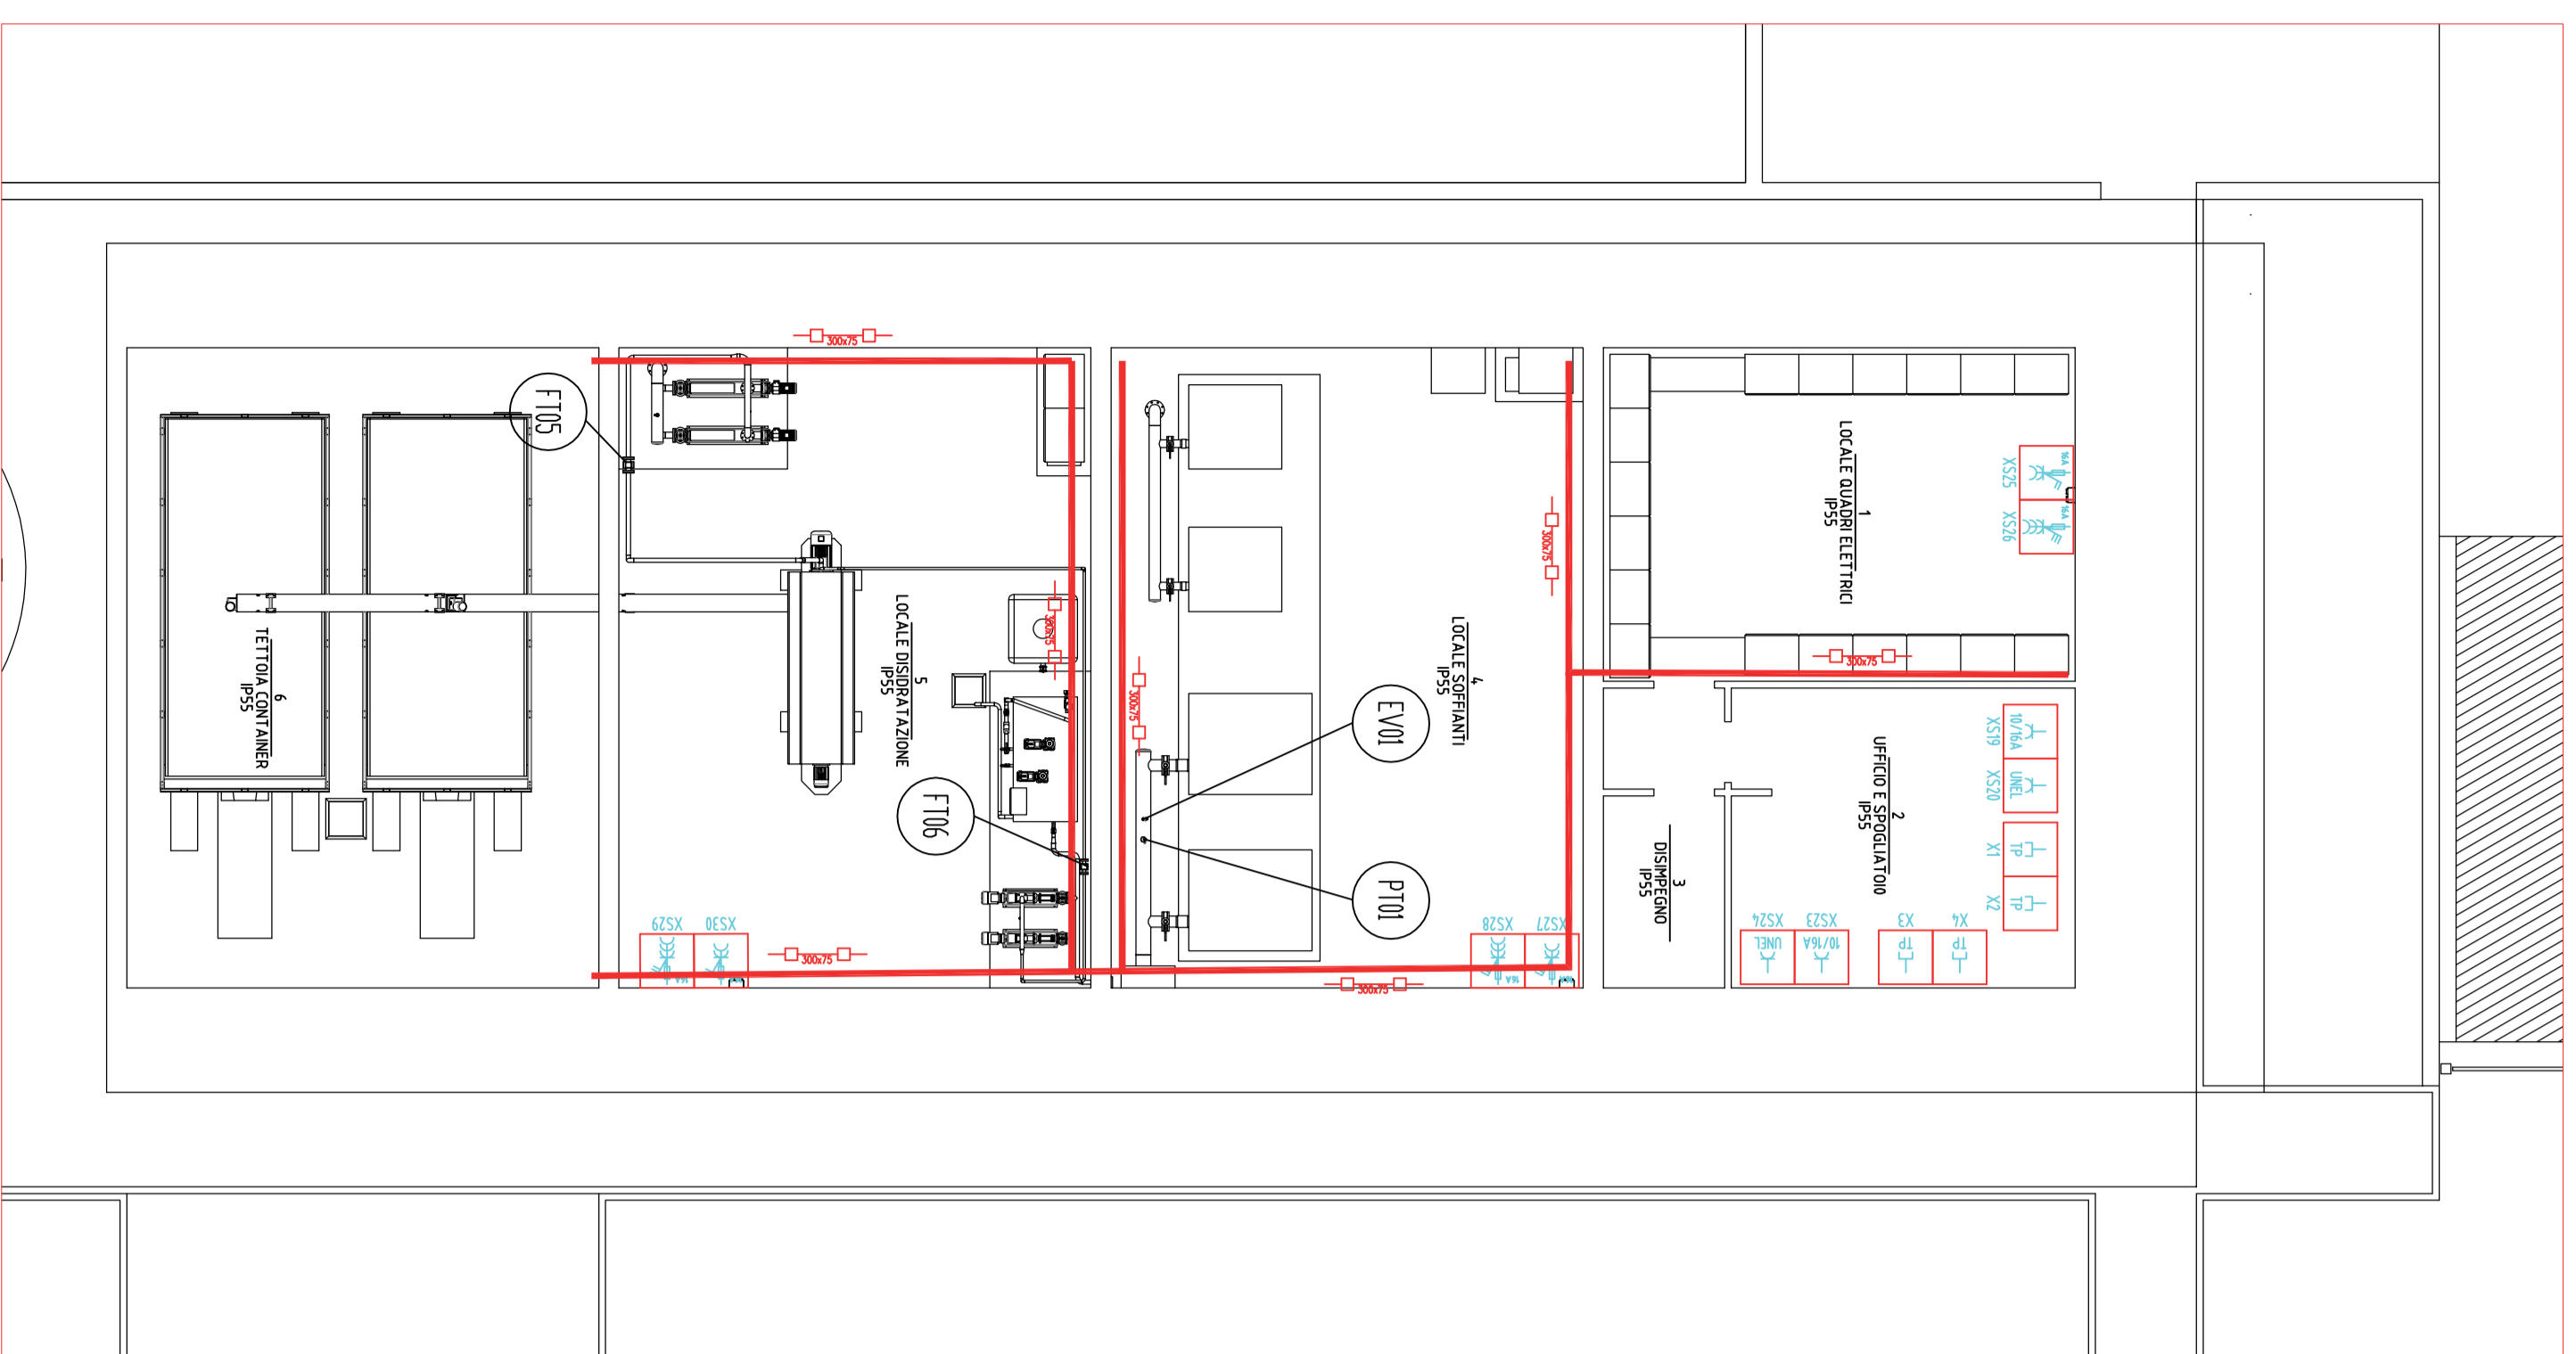

EDIFICIO IMPIANTO - SEZIONE LUCE  
SCALA 1:100

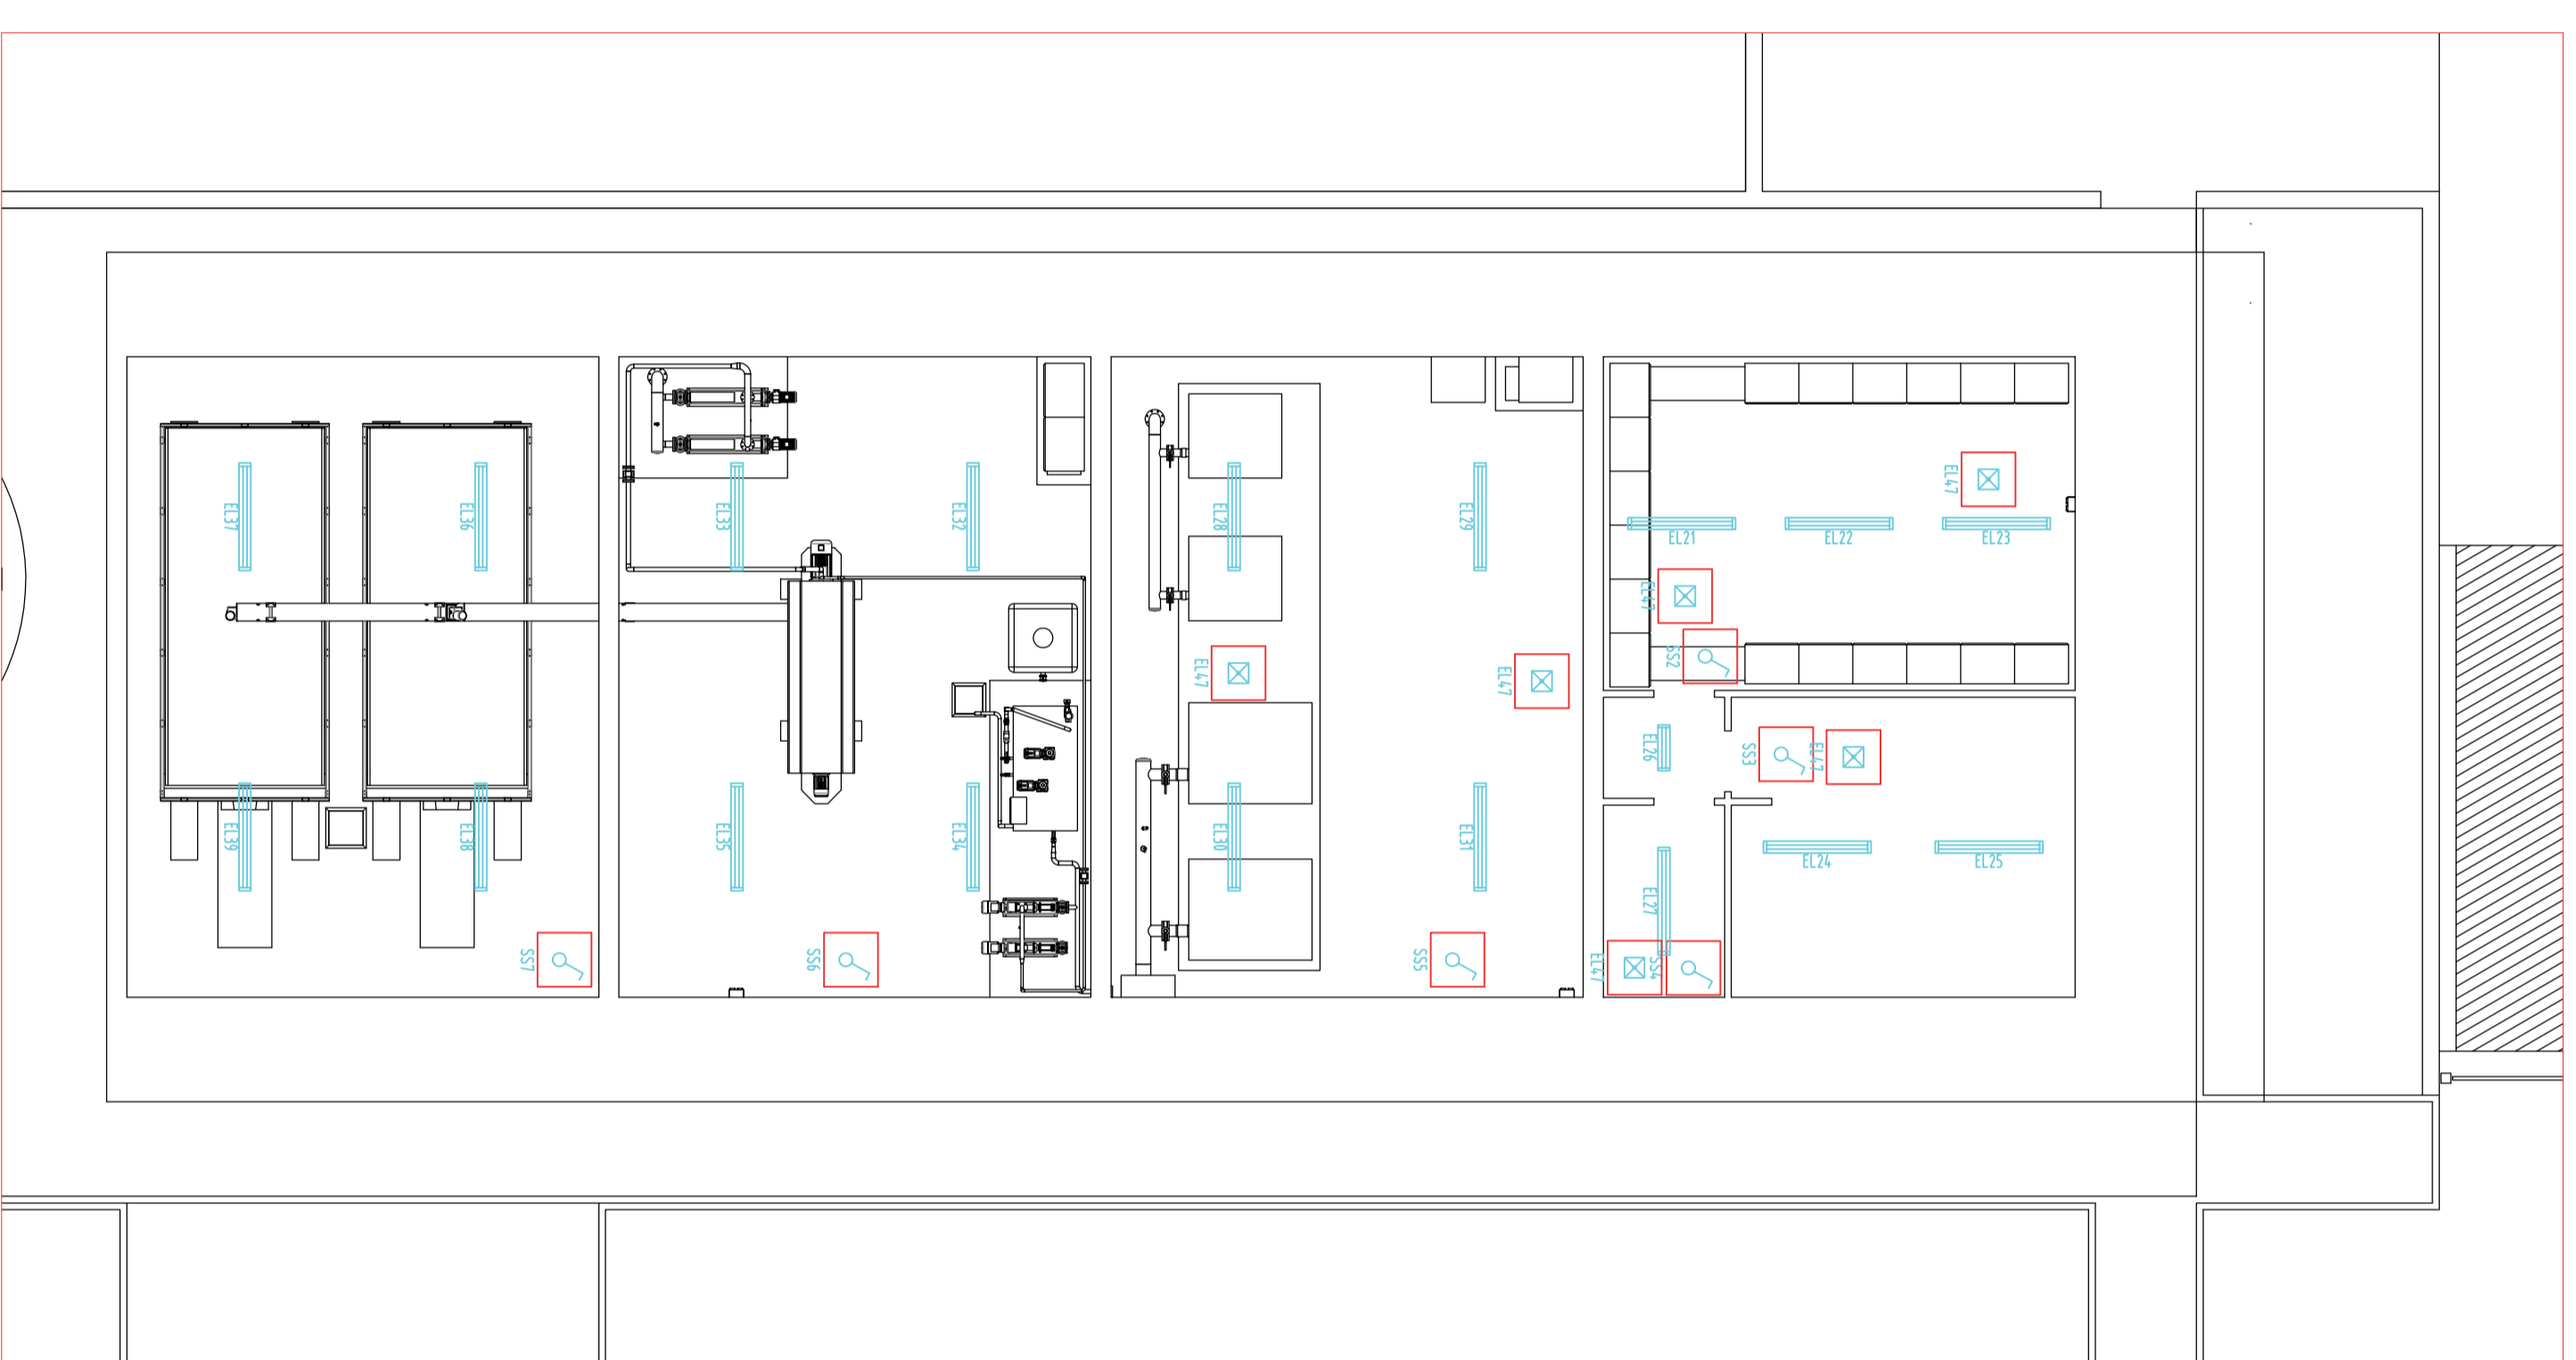


CABINA DI TRASFORMAZIONE UTENTE - SCALA 1:50

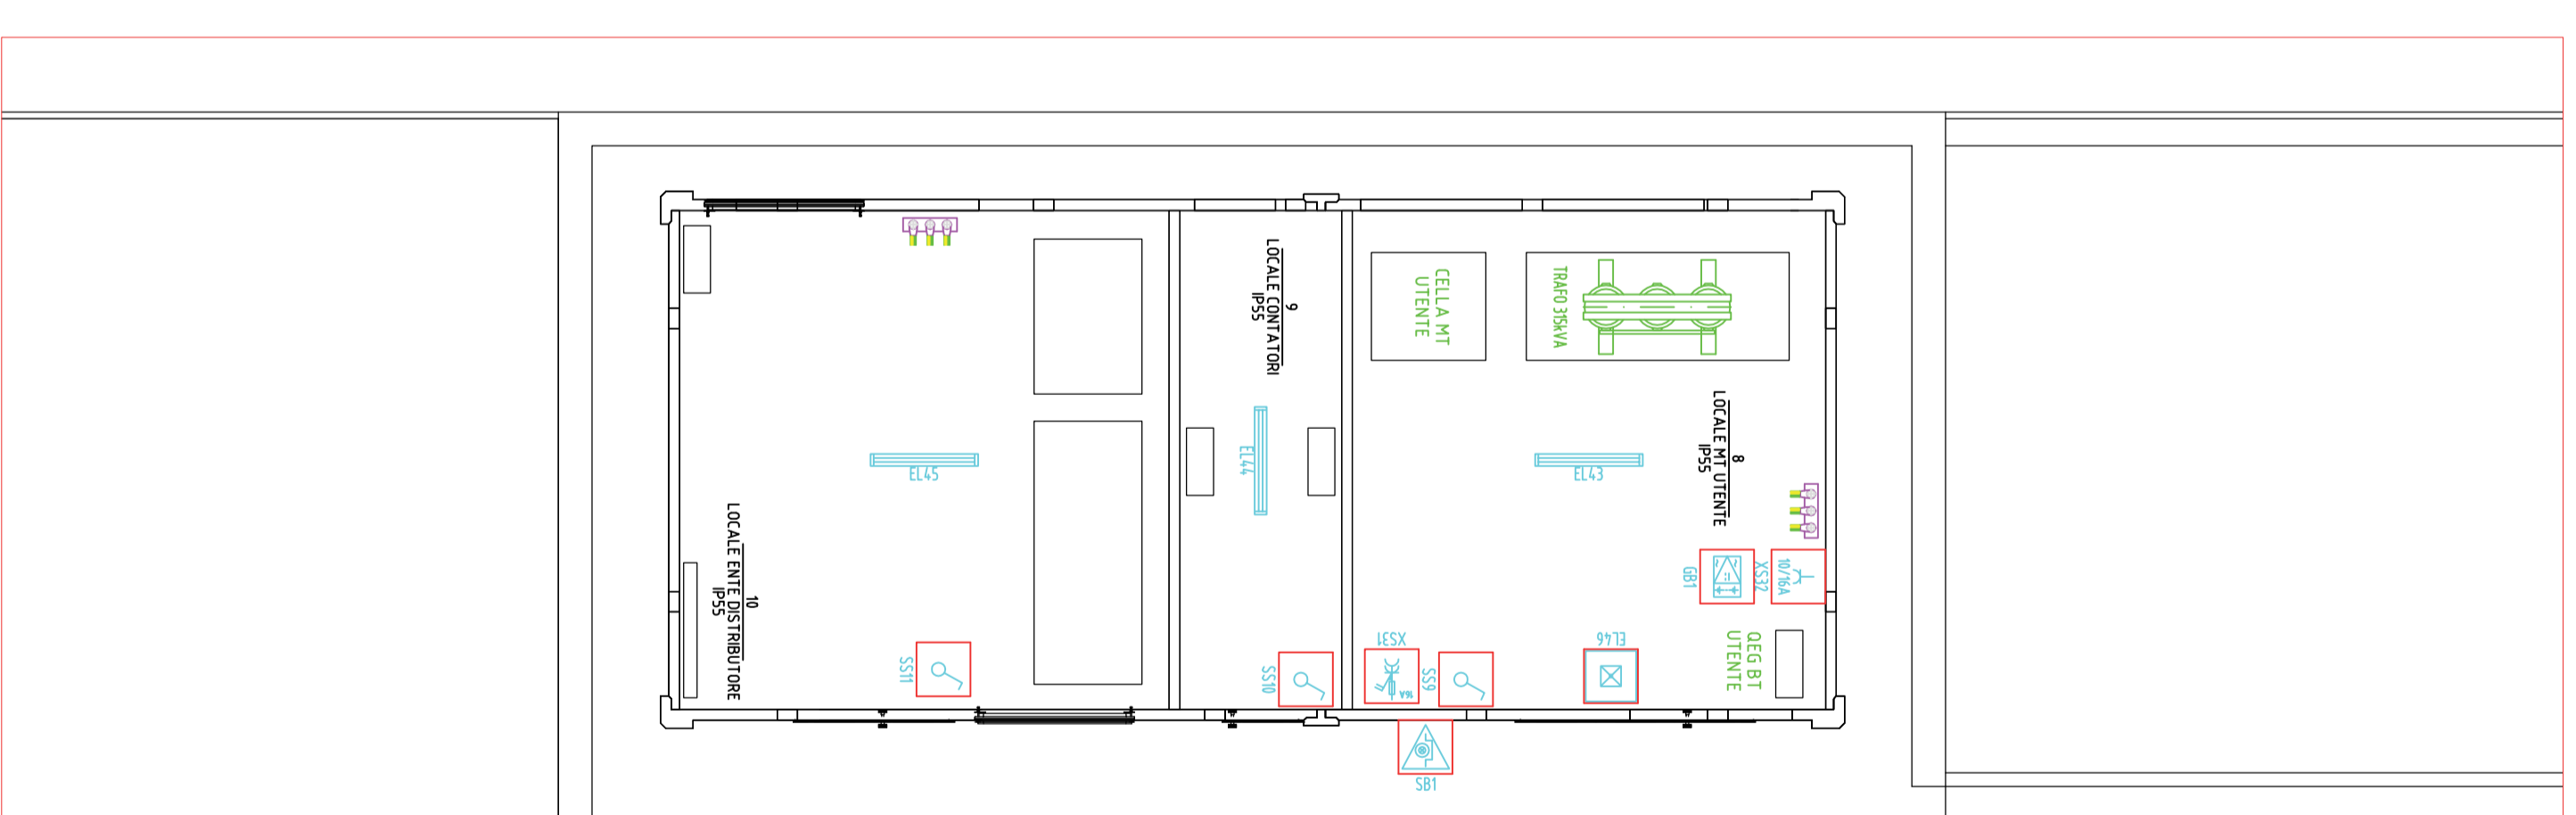


Leggenda Simboli	
	Bipresa 10/16A 2P+PE
	Presa per telefono/Data
	Interruttore unipolare
	Apparecchio stagno a doppio modulo led 20W tipo Disano 927 ECH0 o similare
	Apparecchio stagno a doppio modulo led 48W tipo Disano 927 ECH0 o similare
	Presa CEE 16A 2P+PE con fusibili interbloccata
	Presa CEE 16A 3P+PE con fusibili interbloccata
	Armatura stradale a led da 72W tipo Disano 1681-Breval o similare
	Presa 10/16A 2P+PE UNEL
	Complesso autonomo di illuminazione e sicurezza stagno
	Pulsante di emergenza sottovetro con lampada spia
	Gruppo di continuità
	Collettore di Terra
	Canalina portacavi in acciaio inox dim 300x80mm

ZONA FILTRAZIONE

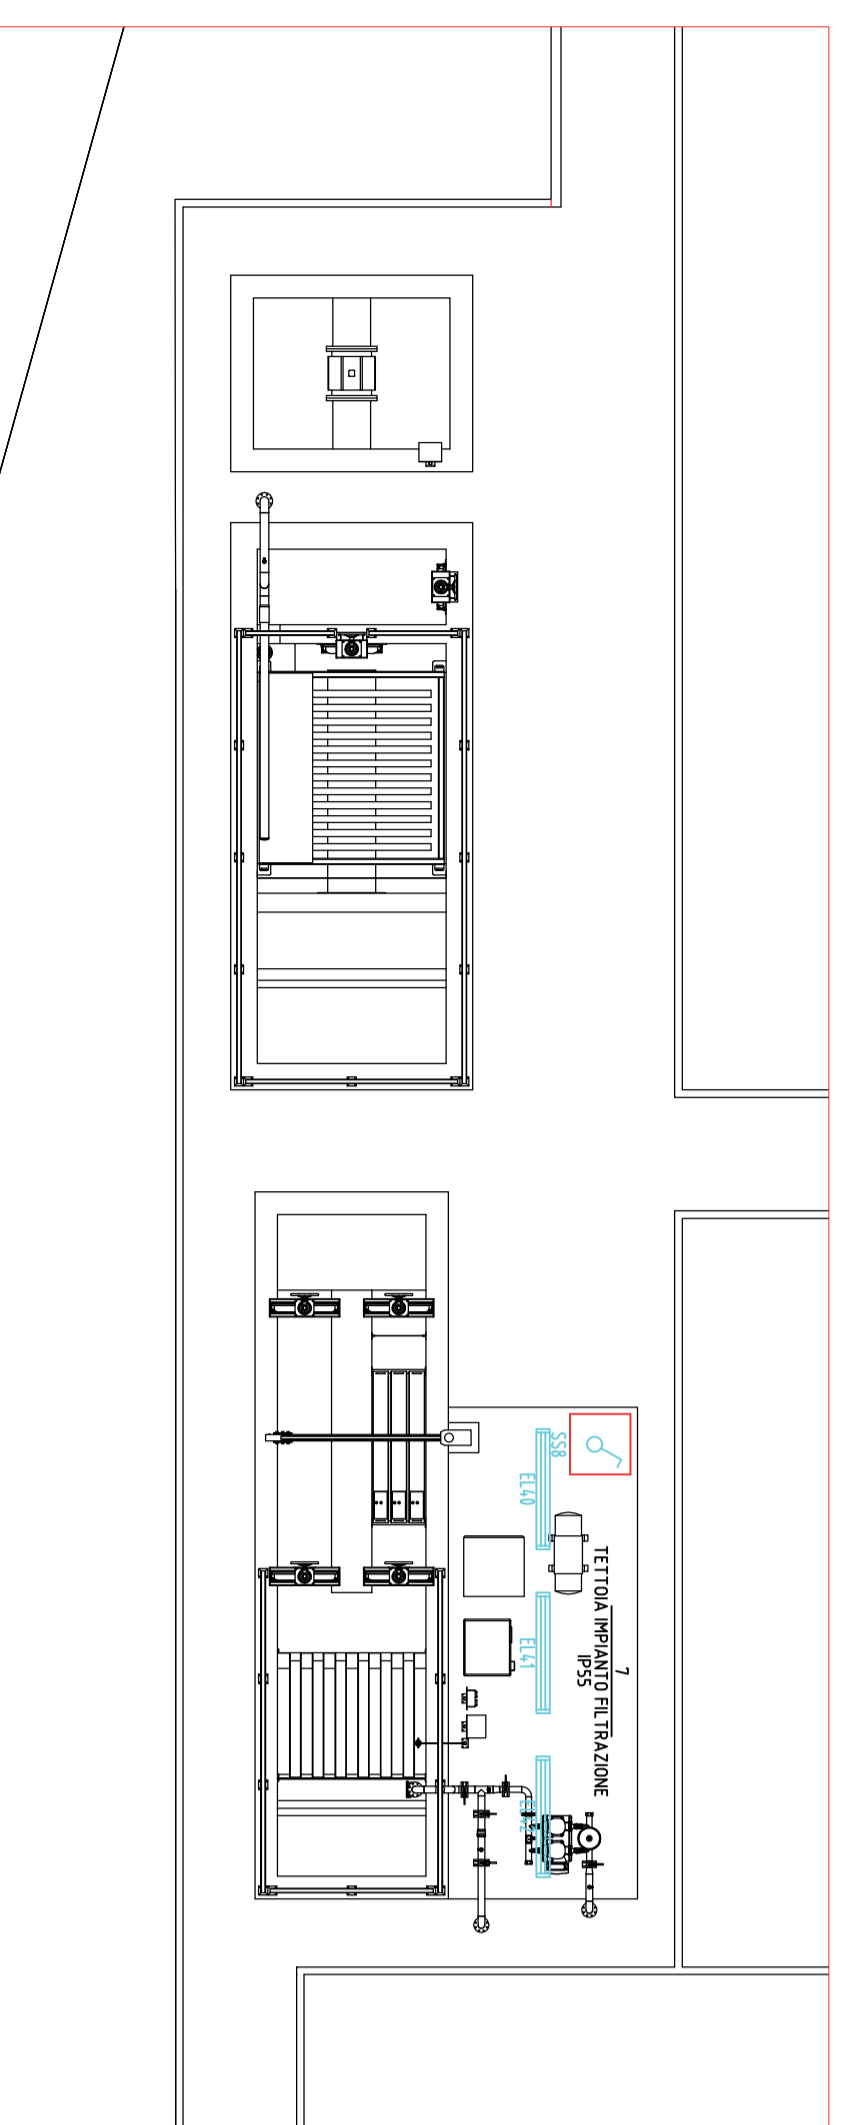

Zona	Descrizione	IP
1	LOCALE QUADRI ELETTRICI	IP55
2	UFFICIO E SPOGLIATOIO	IP55
3	DISIMPEGNO	IP55
4	LOCALE SOFFIANTI	IP55
5	LOCALE DISIDRATAZIONE	IP55
6	TETTOIA CONTAINER	IP55
7	TETTOIA IMPIANTO FILTRAZIONE	IP55
8	LOCALE MT UTENTE	IP55
9	LOCALE CONTATORI	IP55
10	LOCALE ENTE DISTRIBUTORE	IP55

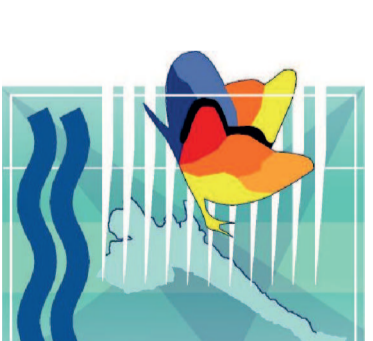

**GARDA UNO s.p.a.**  
Via Iseo Parkland 20  
28080 PALCENICE SUL GARDA (BS)  
Tel. 030-9996401  
Fax 030-9996420  
email: gardauno@gardauno.it  
Cod. Fisc. 07007630170  
P. IVA 00728790363

SERVER SRL Società' di Servizi  
del Comune di Verolanuova P.zza Libertà, 39  
25028 Verolanuova (BS) c.f. e piva 02315390985

PROGETTO ESECUTIVO

NUOVO SISTEMA DEPURATIVO E FOGNARIO  
DEL COMUNE DI VEROLANUOVA  
LOTTO 1

IMPIANTO ELETTRICO  
ILLUMINAZIONE E FORZA MOTRICE

Tavola 9.1  
scala 1:50

Giugno 2017      Aggiornamento NOV. 2018      Progetto:      VER 543-13

PROGETTISTI

Dott. Ing. Mario Giacomelli

COLLABORATORI

PROGETTAZIONE IDRAULICA  
Dott. Ing. Angelo Agostini

PROGETTAZIONE ELETTRICO

Dott. Ing. Luca Benini

PROGETTAZIONE STRUTTURALE

Dott. Arch. Roberto Gangemi

UFFICIO TECNICO PIANIFICAZIONE E SVILUPPO

IL RESPONSABILE  
Dott. Geol. Gianfranco Shana

PROGETTAZIONE ARCHITETTONICA

Dott. Arch. Roberto Gangemi

PROGETTAZIONE STRUTTURALE

Dott. Ing. Agostino Liverati

PROGETTAZIONE ELETTRICO

Dott. Ing. Fausta Frandini

La firma in formato digitale sono state apposte autografe elettroniche del presente atto ai sensi dell' art. 24 del D. Lgs. 07/03/2002 n. 82 e smi. L'originale elettronico del presente atto è conservato negli archivi informatici della Società Garda Uno Spa ai sensi dell' art. 22 del medesimo decreto